

10kV稻3(稻黑线)板黑岗口153#分支开关向西末端杆

新建架空线JKLYJ-10kV-3(1x120)
路径长5m

新建1#电杆, 12m

新建令克, 熔丝10A

新建避雷器HY5WDG-17/50


新建电缆ZC-YJLV22-8.7/15kV-3x120
穿新建1位埋管(CPVC, ϕ 167-8), 路径110m

新建1#电缆井

新建电缆ZC-YJLV22-8.7/15kV-3x120
穿新建2位顶管(MPP, ϕ 180-12), 路径60m

S11-M-100kVA
10kV/0.4kV
D yn11 Uk=4%

150/5
0.2S级
计量装置
路灯控制器

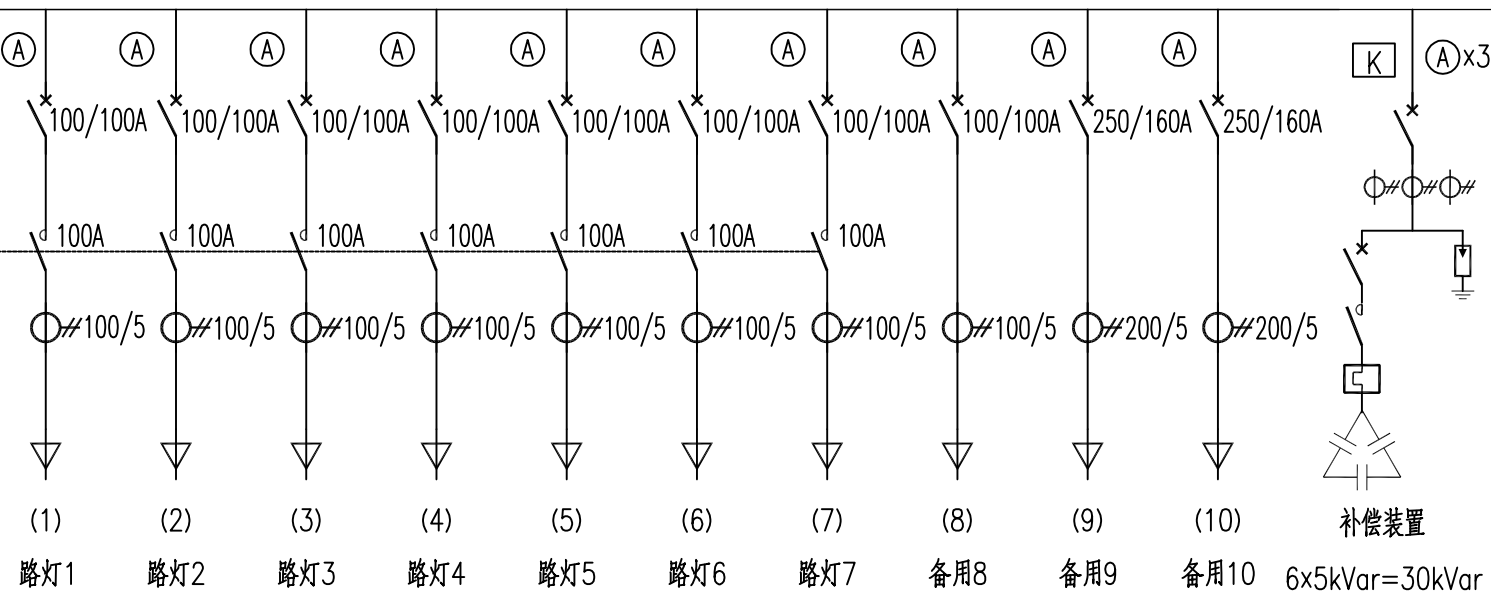

河南省安德电力设计有限公司

开封市集英市政工程有限公司
开封市龙亭区水稻乡南北堤村供配电工程

工程

施工图

设计阶段

批准

苏平

设计

CAD

审核

赵冬新

比例

CAD

校核

冯苗


日期

图号


水稻乡南北堤村-DL-02

A版本

10kV电气一次接线图

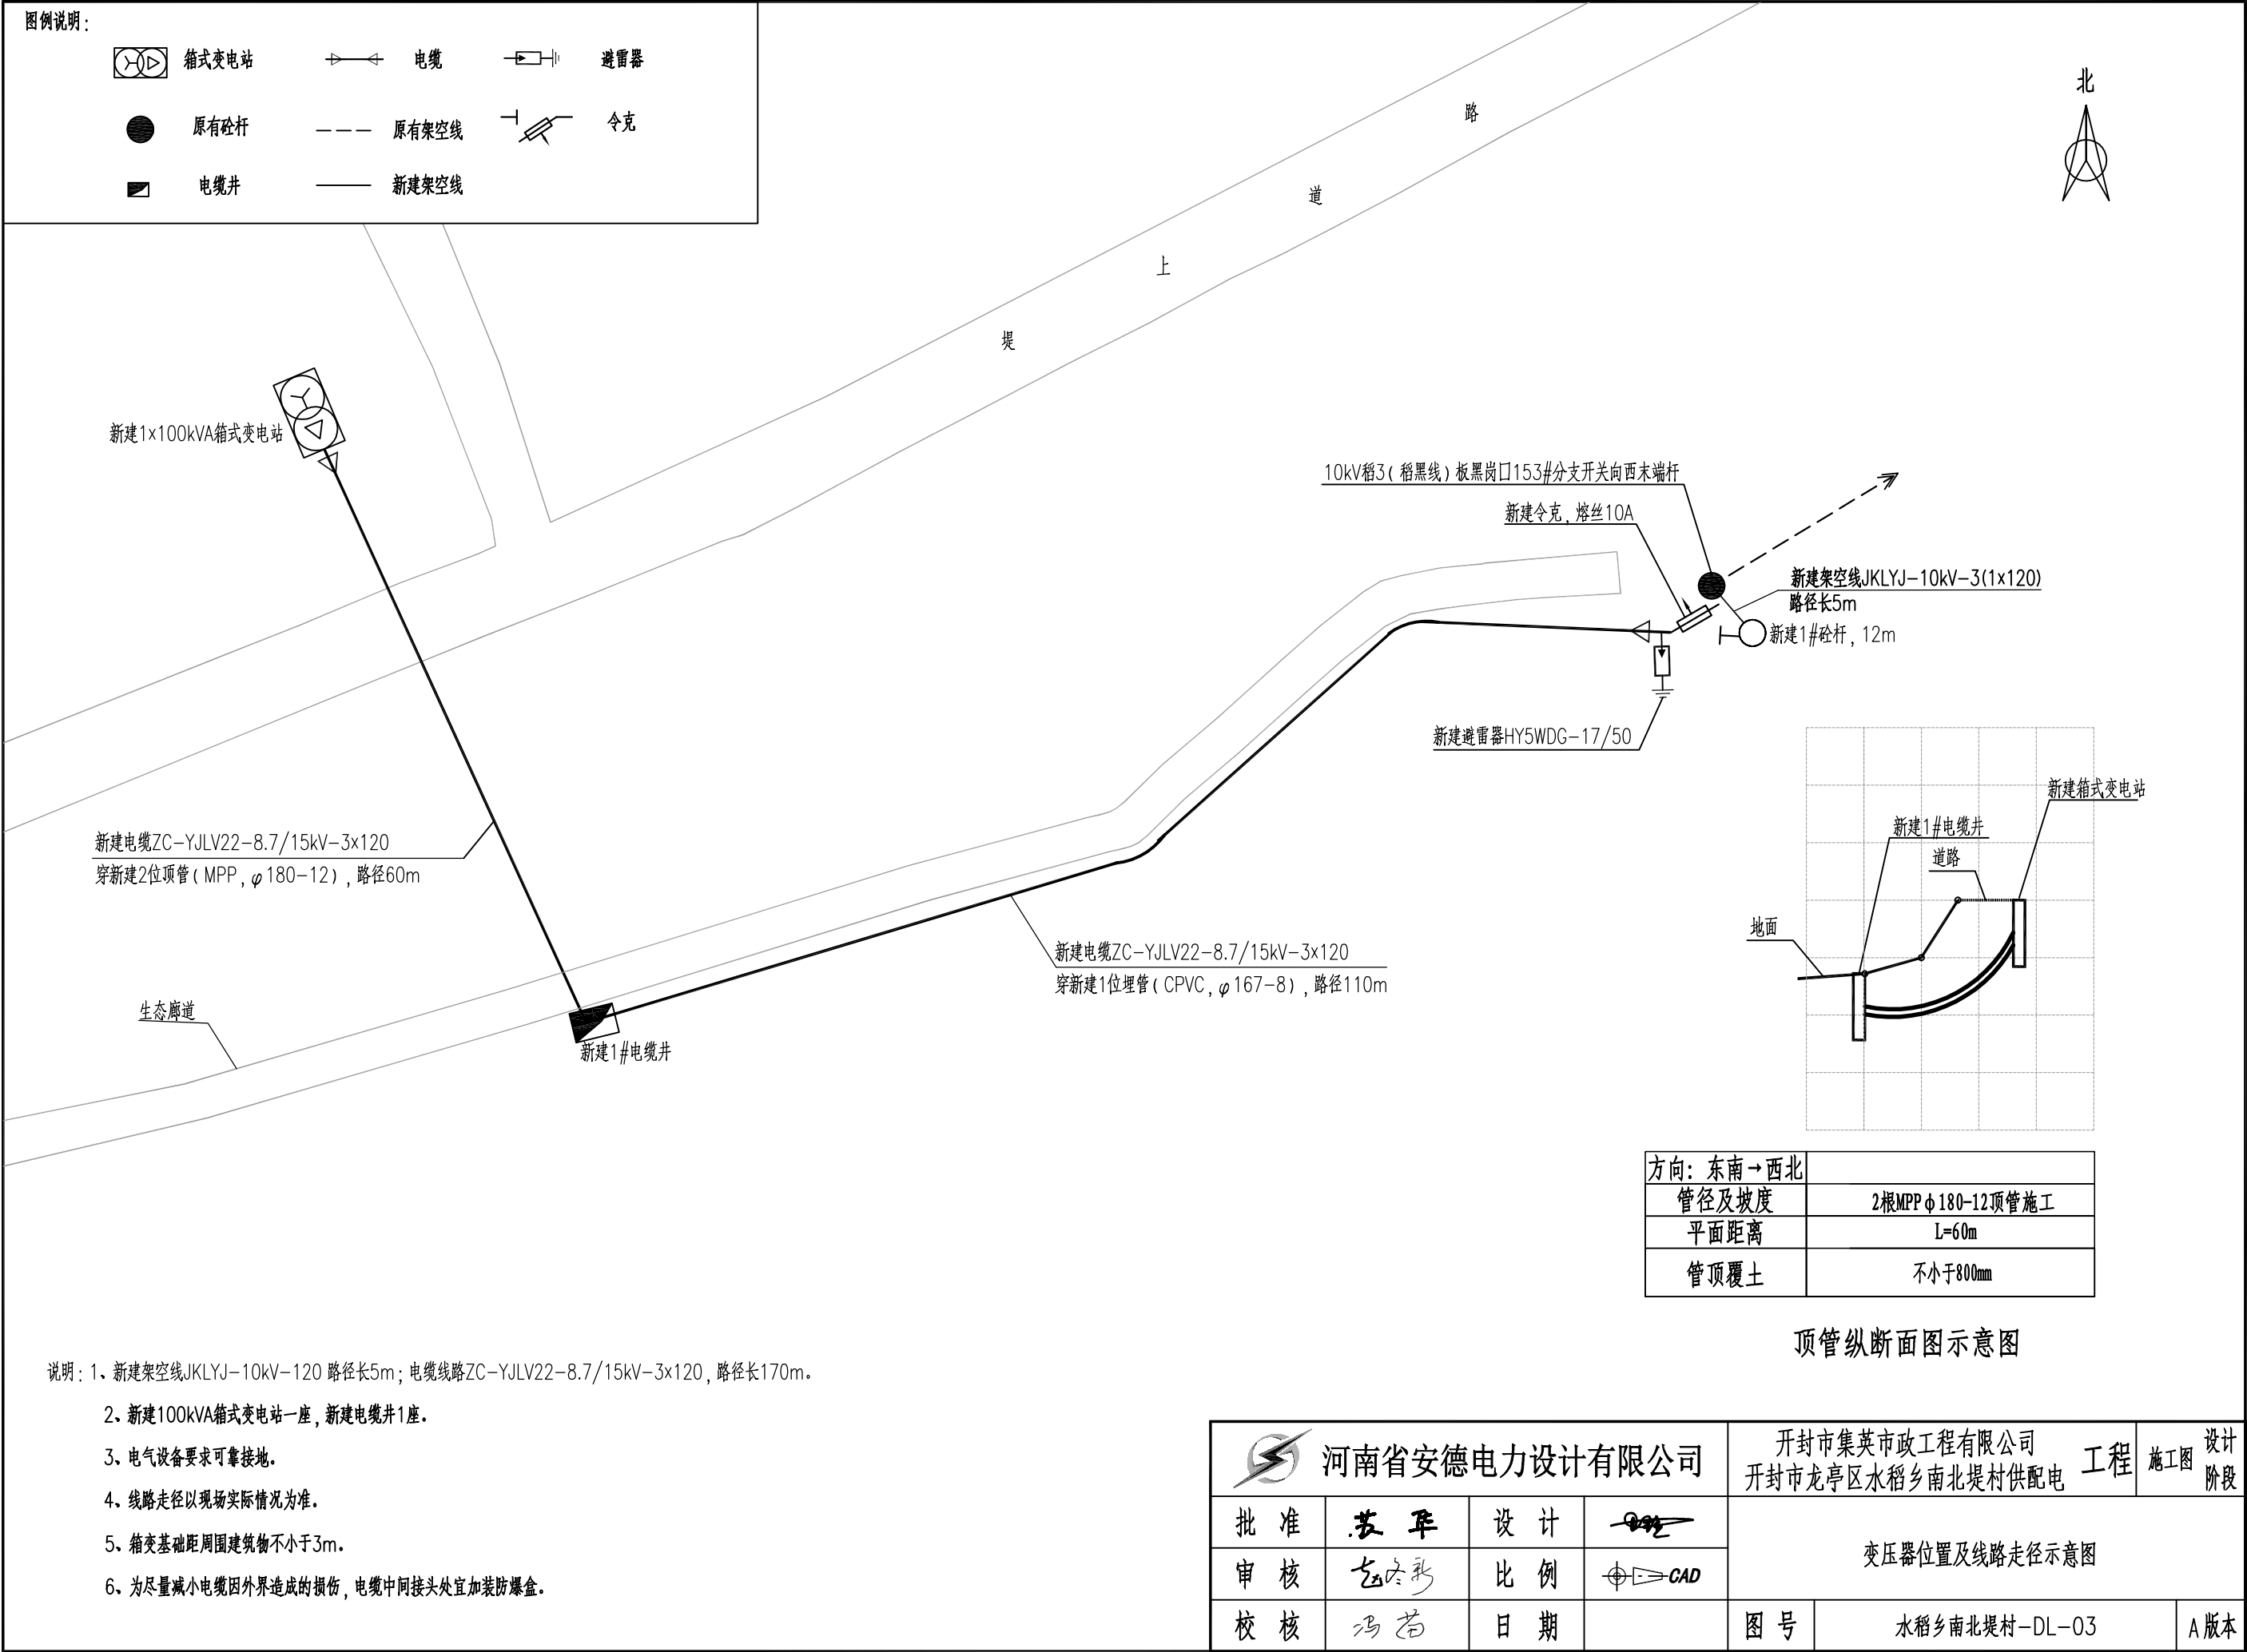

10kV稻3(稻黑线)板黑岗口153#分支开关向西末端杆

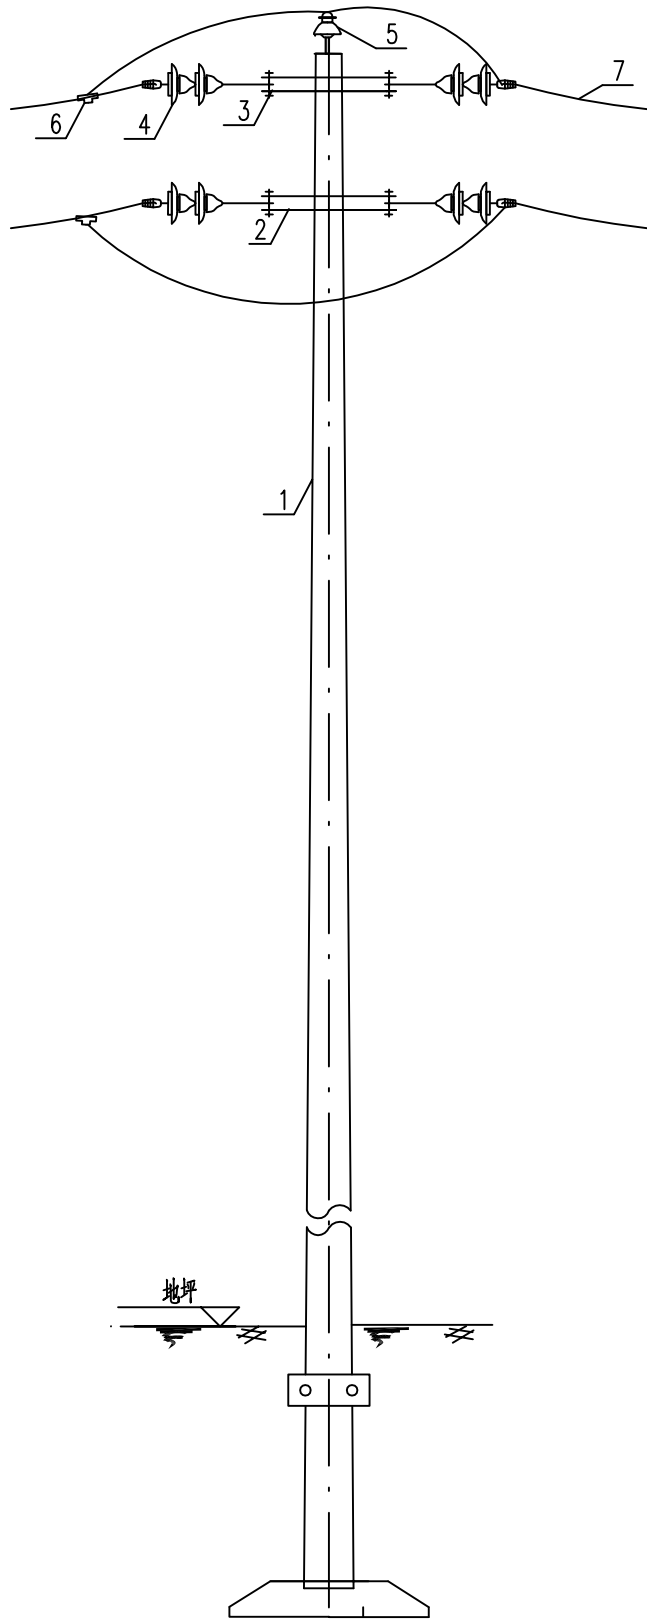

- 说明:
- 1、安装时高压对横担距离固定要保证0.2米,其它地方0.3米;
 - 2、相与相间距离固定处要保证0.3米,其它地方保证0.4米;

7	架空绝缘线	JKLYJ-10kV-120	米		以现场实际用量为准
6	T型线夹		付	3	
5	绝缘子		个	1	
4	绝缘子串		串	6	原有3串 新建3串
3	加强抱箍	Φ190	套	1	原有1套 新建1套
2	高压横担	∠75x8x1100	根	2	配套螺栓等
1	砼杆		基	1	原有
序号	设备名称	型号规格	单位	数量	备注
河南省安德电力设计有限公司		开封市集英市政工程有限公司		工程	设计
批准		设计	电源T接杆组装示意图		
审核		比例			
校核		日期			
图号		水稻乡南北堤村-DL-04			A版本